




PRZESKRÓJ B-B  
skala 1:20

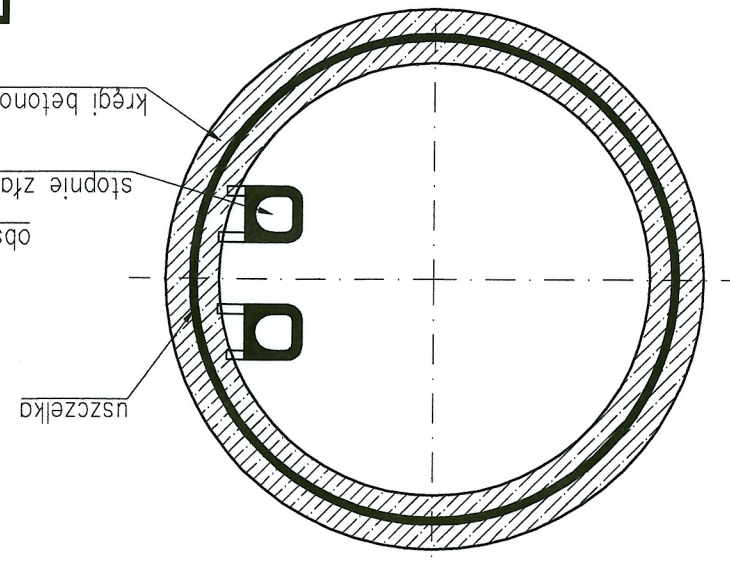


PRZESKRÓJ C-C  
skala 1:20

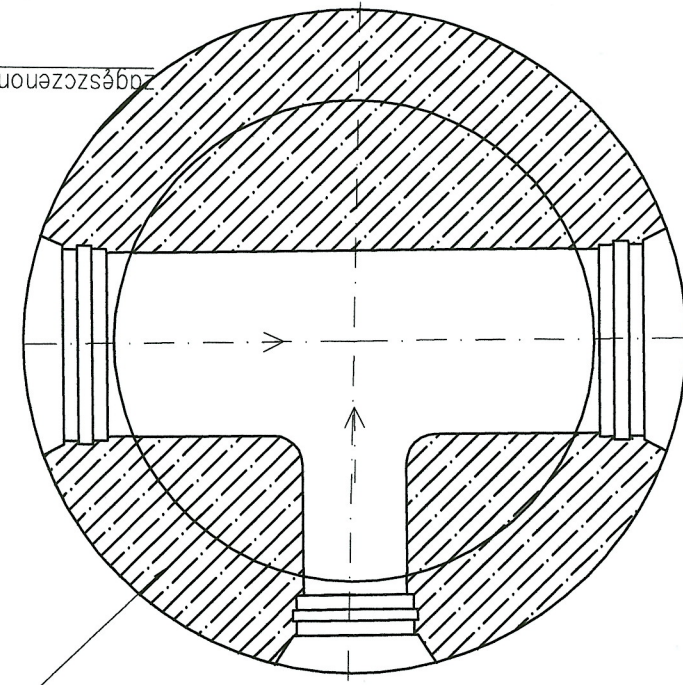

PRZESKRÓJ A-A  
skala 1:20

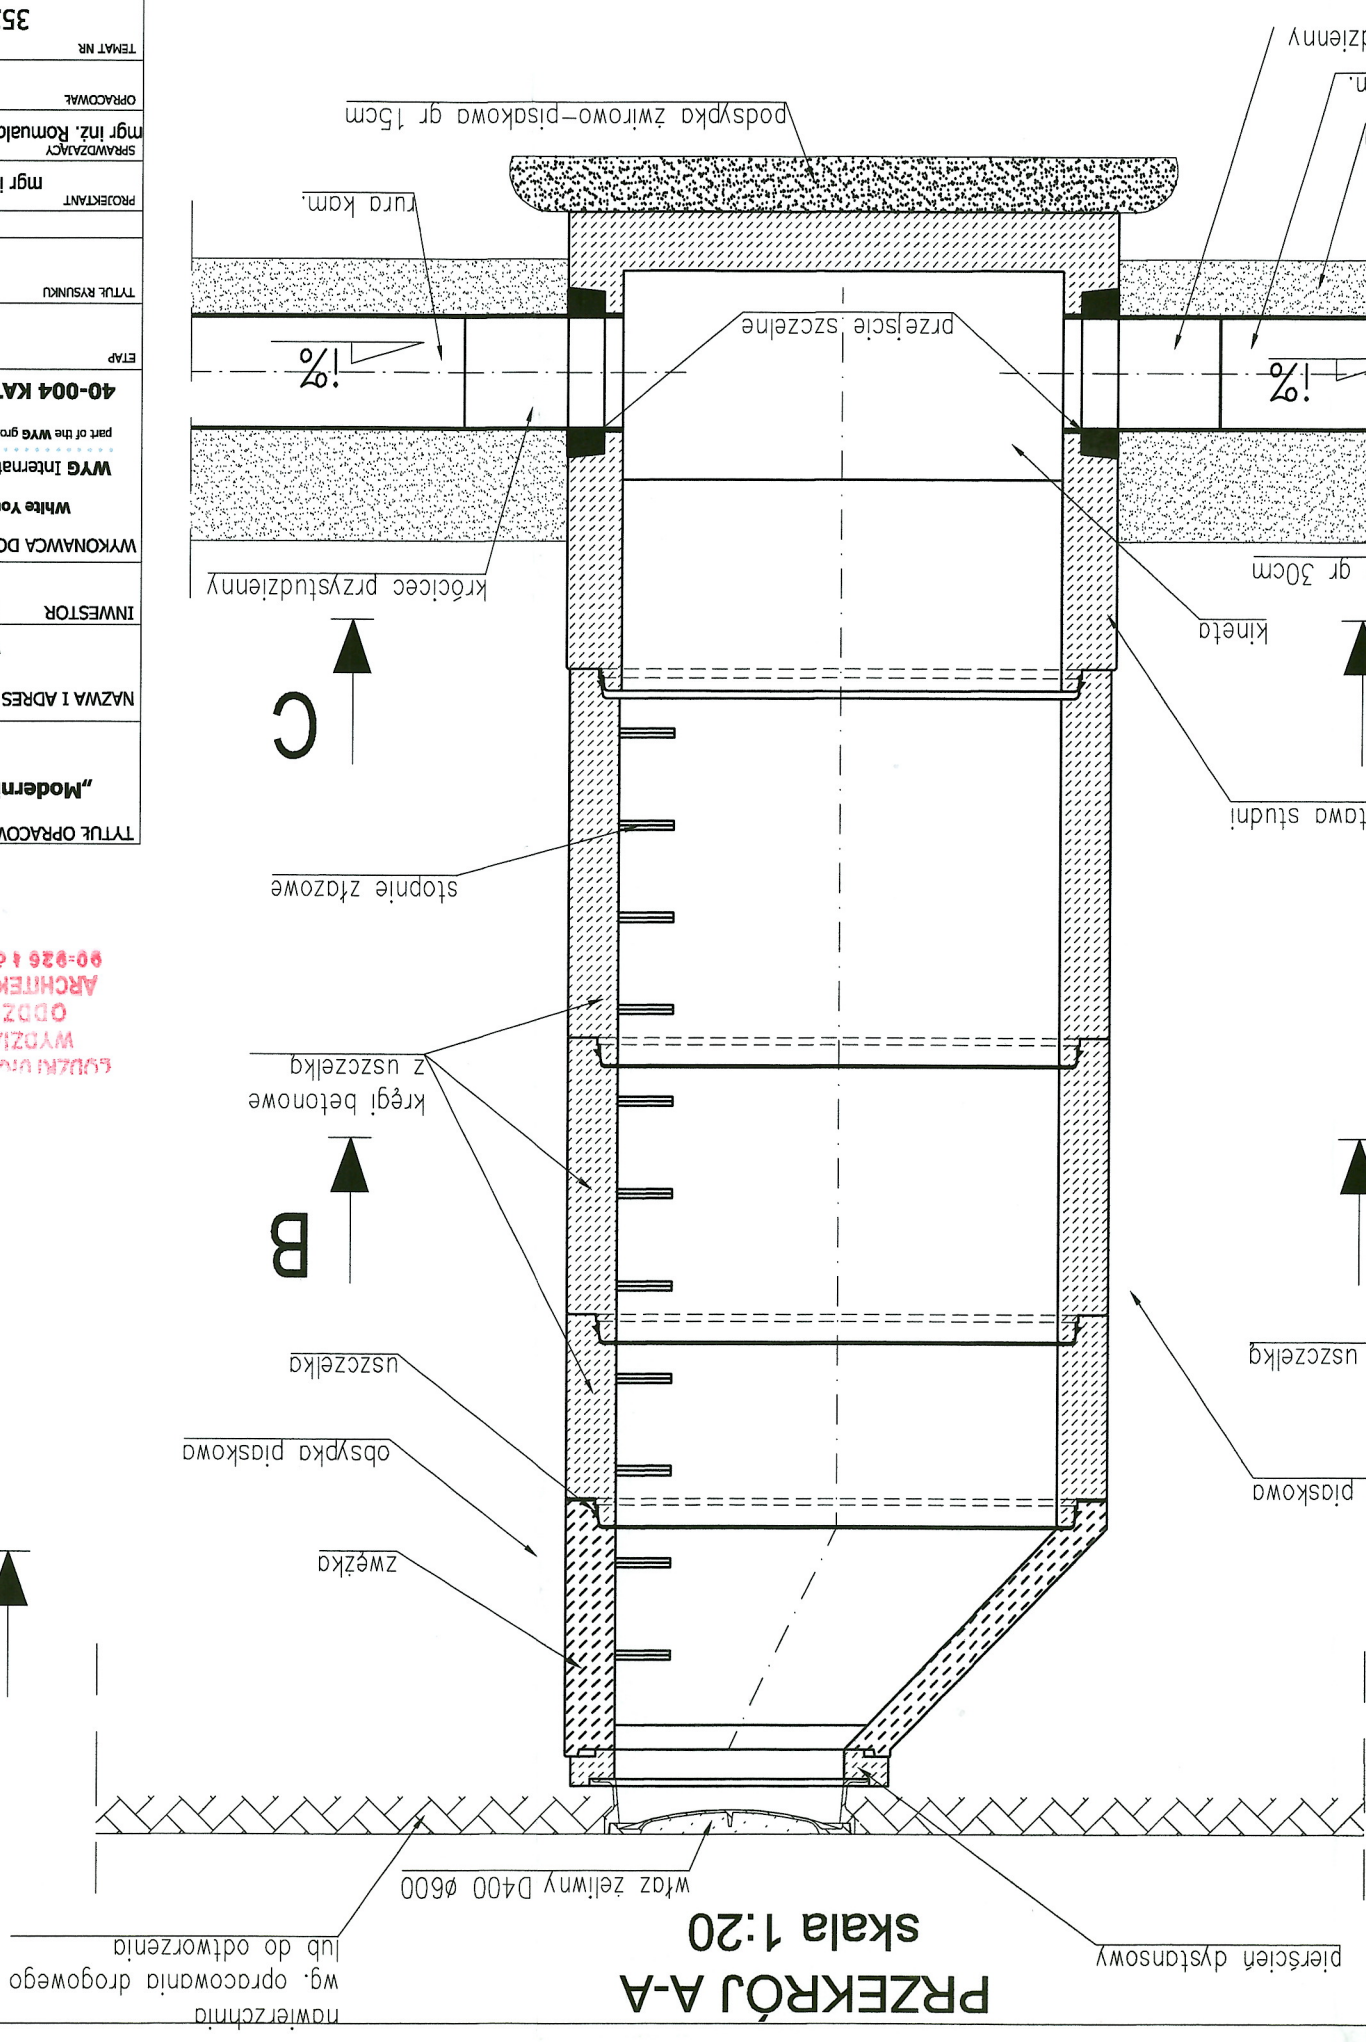

WIDOK Z GÓRY  
skala 1:20

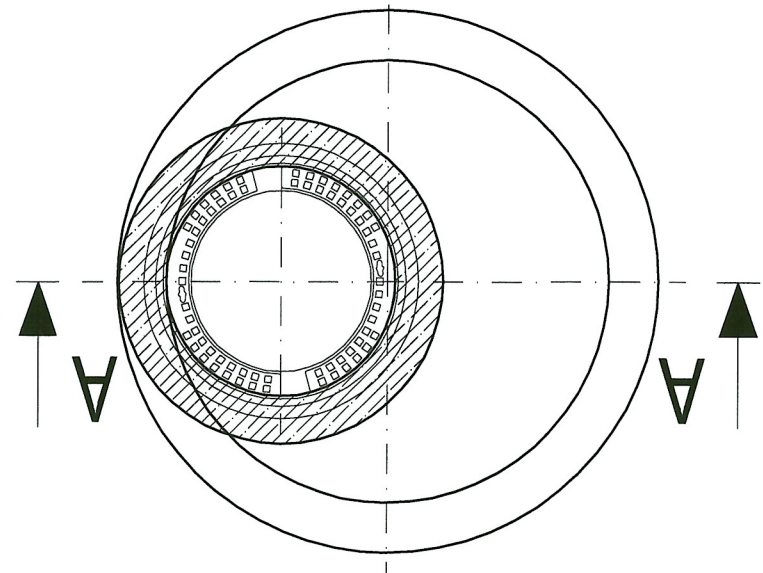

BIURO PROJEKTOWE WŁÓDZISŁAWA  
WYDZIAŁ INFRASTRUKTURY  
ODDZIAŁ ADMINISTRACJI  
ARCHITEKTONICZNO-BUDOWLANEJ  
90-026 Łódź ul. Piotrkowska 104

TYTUŁ OPRACOWANIA		„Modernizacja Oczyszczalni Ścieków i skanalizowanie części aglomeracji Tomaszowa Mazowieckiego.”		NAZWA I ADRES OBIEKTU BUDOWLANEGO		Zadanie 7 - budowa kanalizacji sanitarnej w ulicach Białobrzeskiej, Radomskiej i Opoczyńskiej		INWESTOR		Zakład Gospodarki Wodno Kanalizacyjnej Sp. z o.o. ul. Kępa 19, 97-200 TOMASZÓW MAZOWIECKI		WYKONAWCA DOKUMENTACJI PROJEKTOWEJ		WYG International Sp. z o.o. 00-832 Warszawa ul. Marynarska 15 White Young Green Consulting Limited Arndale Court, 1 Arndale Centre, Leeds S16 2UJ part of the WYG group		ETAP		PROJEKT BUDOWLANY		RYSUNEK POGLĄDOWY STUDIUM		NAZWISKO I IMIĘ		SPECJALNOŚĆ		NR UPRAWNIENI		PODPIS		PROJEKTANT		mgr inż. Katarzyna KOWALCZYK		WOD-KAN-GAZ		1816/07		SPRAWDZAJĄCY		mgr inż. Kornelia ZUCH-SZCZEPANOWSKA		WOD-KAN-GAZ		196/78		OPRACOWAŁ		mgr inż. Jakub ZAWADA		WOD-KAN-GAZ		4243/12		RYSB. NR.		KS-05		TEMAT NR		3520		DATA		11. 2012R.		EDYCJA		I		SKALA		1:20	
-------------------	--	--	--	-----------------------------------	--	---	--	----------	--	---	--	------------------------------------	--	--	--	------	--	-------------------	--	---------------------------	--	-----------------	--	-------------	--	---------------	--	--------	--	------------	--	------------------------------	--	-------------	--	---------	--	--------------	--	--------------------------------------	--	-------------	--	--------	--	-----------	--	-----------------------	--	-------------	--	---------	--	-----------	--	-------	--	----------	--	------	--	------	--	------------	--	--------	--	---	--	-------	--	------	--