

Woj. łódzkie  
pow. Tomaszowski  
gm. 101601\_1 Tomaszów Maz  
obr. 101601\_10014  
obr. 101601\_10021  
dz. według zakresu  
ul. Andrzejka, Aliny

MAPA  
SYTUACYJNO- WYSOKOŚCIOWA  
SKALA 1:500  
Z geodezyjną inwentaryzacją  
urządzeń podziemnych

MAPA SŁUŻY DO CELÓW PROJEKTOWYCH  
KERG 14.35-308/2012  
Sfran aktualny na dzień: 23.10.2012  
Arkusz mapy: 123.34.1084, 093, 132, 141  
Układ współrzędnych: 1965  
Poziom odniesienia: Kronsztadt 60

Wykonali:  
Pracownia Geodezyjna  
"GEOPOL" Daniel Karp  
37-200 Tomaszów Maz. ul. Św. Antoniego 18  
tel. 0 609 765 554  
NIP 773-219-50-76 REGON 140162544


UWAGA: GRANICE WYKREŚLONO WEDŁUG EWIDENCJI GRUNTÓW  
M TOMASZÓW MAZ  
NIE SPRAWDZANO SŁUŻEBNOŚCI GRUNTOWEJ

OZNACZENIA:  
- zakres opracowania  
- otwór geologiczny  
- nr działki inwestycyjnej

Projektowane uzbrojenie:  
- przyłącze wodociągowe  
- budynek kontenerowy pompowni ścieków  
- zieleni izolacyjna - drzewa zimozielone

Istniejące obiekty  
- słup wraz z oprawą oświetleniową  
- złącze pomiarowe

Istniejące uzbrojenie:  
- wodociąg  
- kabel energetyczny  
- kabel telekomunikacyjny  
- kanalizacja sanitarna  
- kanalizacja deszczowa

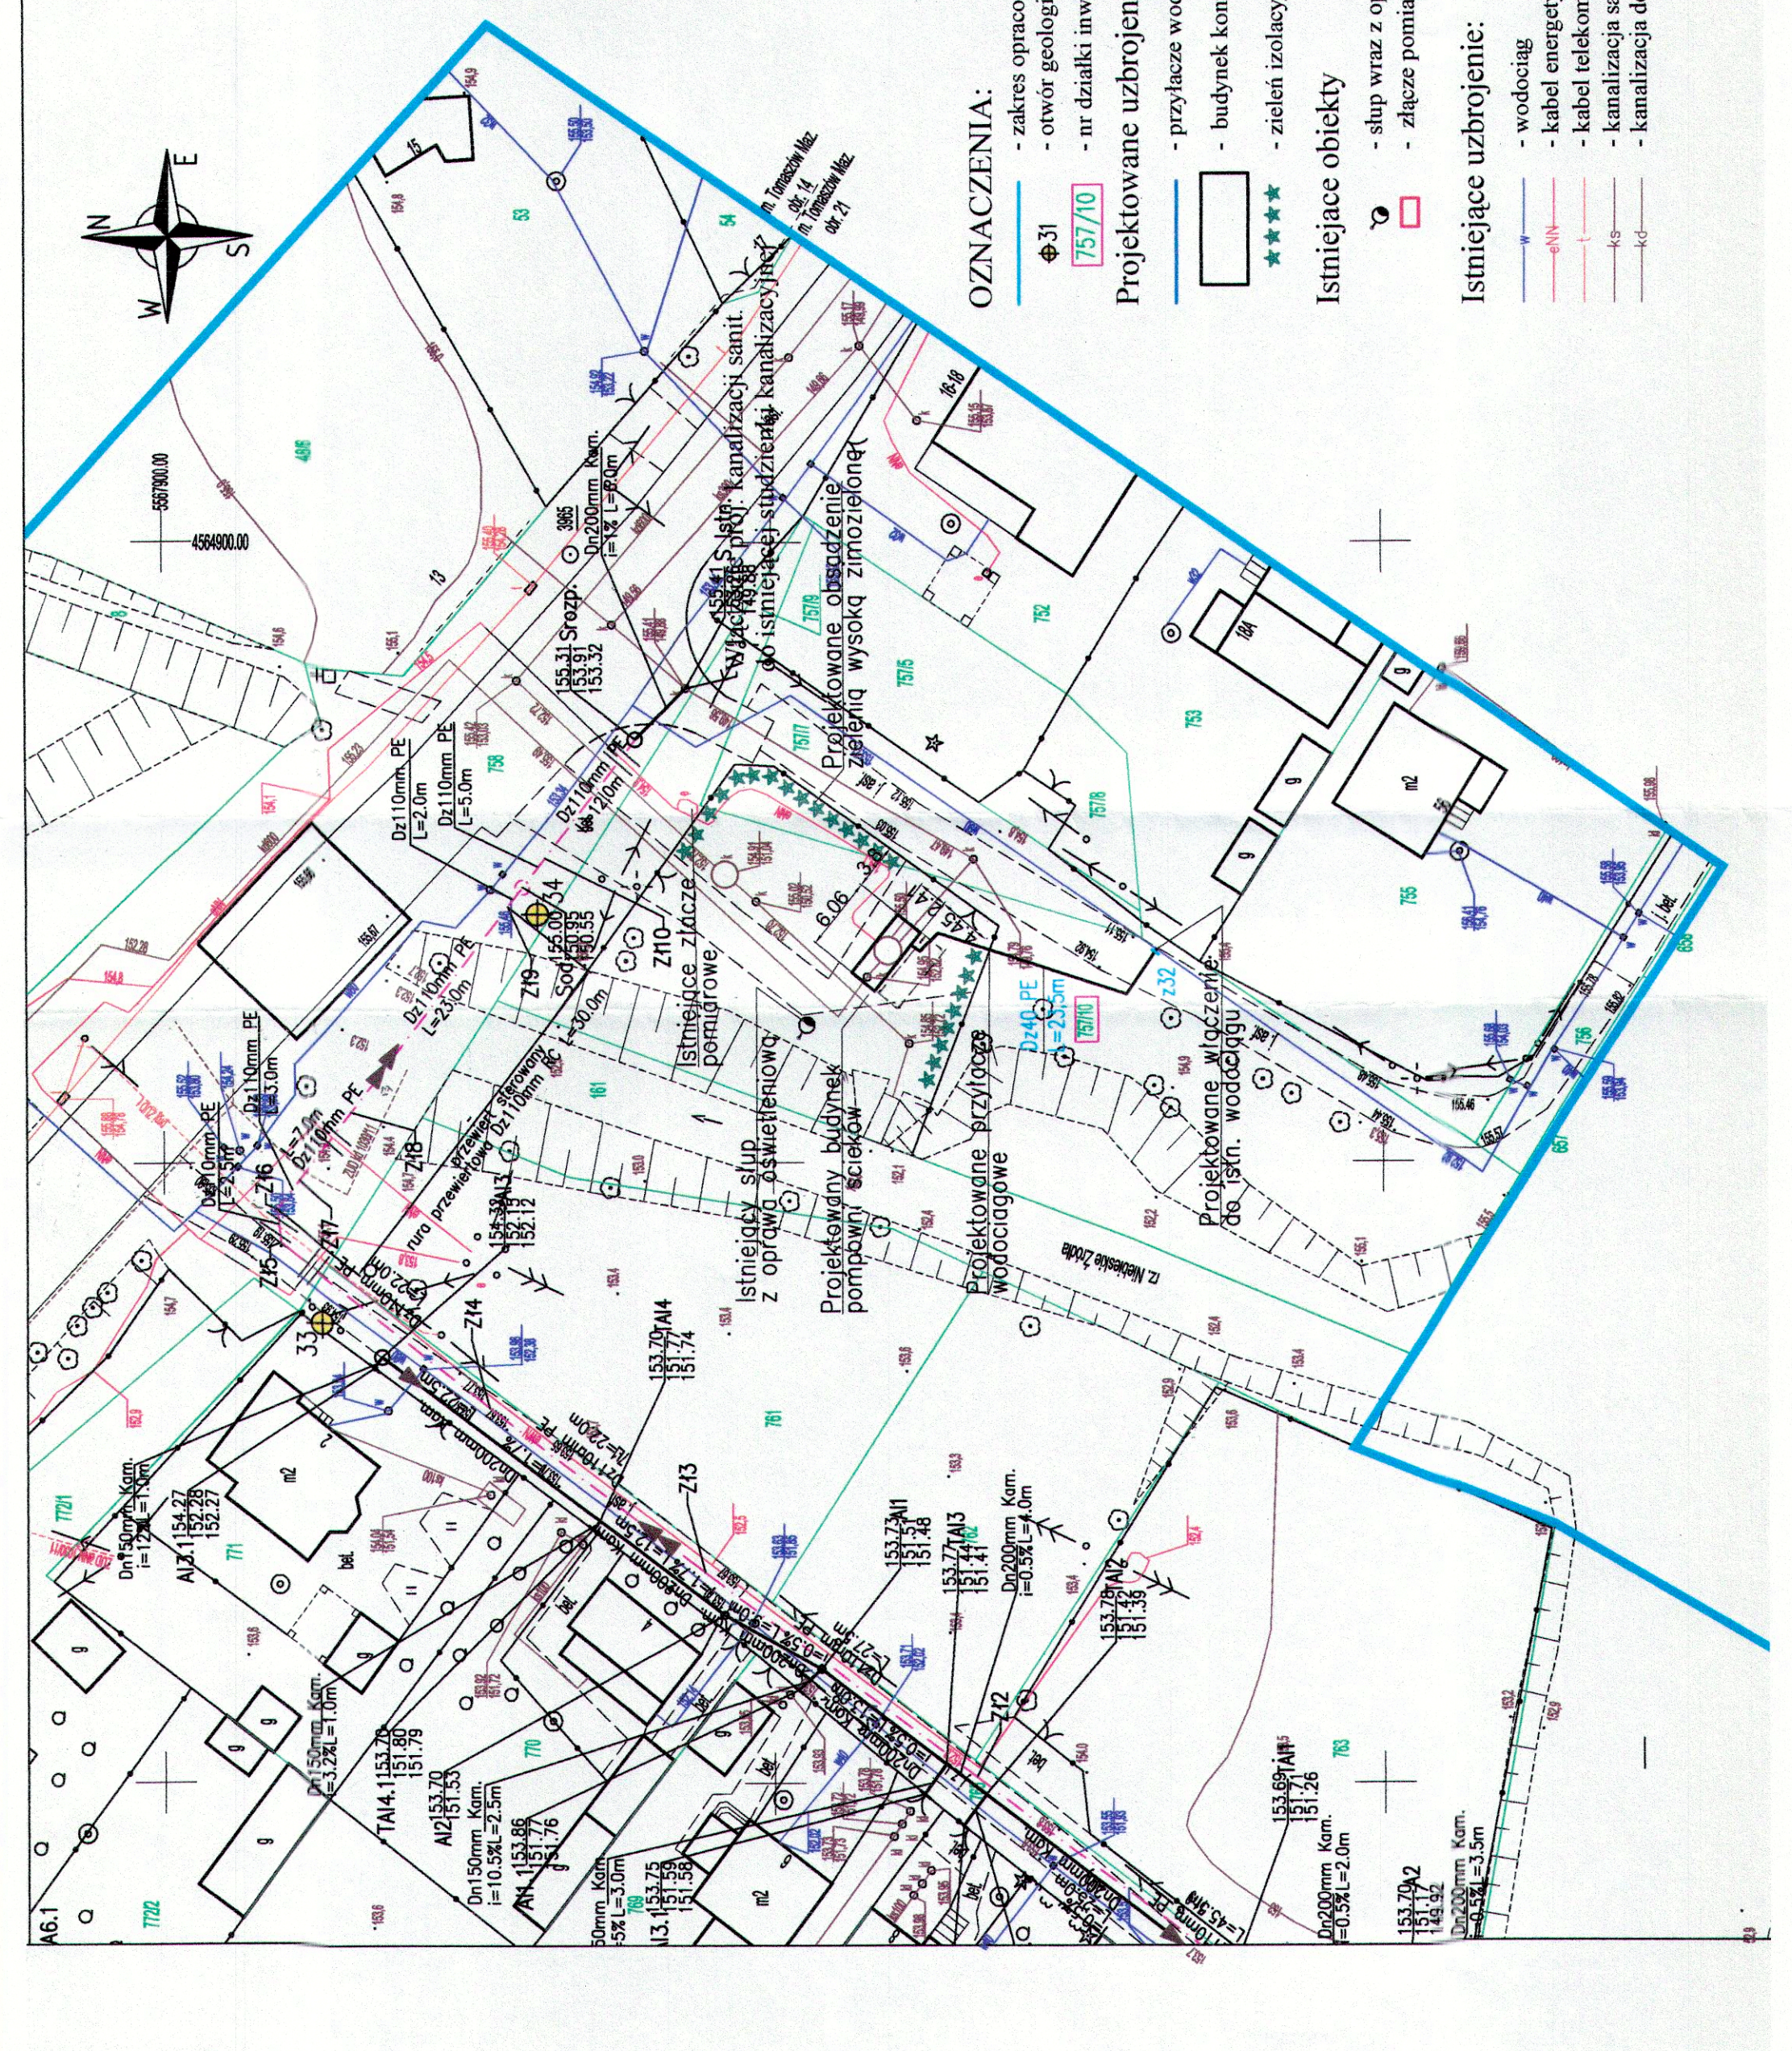

ZESPÓŁ PROJEKTOWY WODACY	IMIE I NAZWISKO	NR UPRAWNIEN	DATA	PODPIS
PROJEKTOWAŁ	mgr inż. Katarzyna Gumula	SLK/0392/PWOS/04	grudzień 2012	
OPRACOWAŁ	mgr inż. Kazimierz Gajda	SLK/3076/PWOS/10	grudzień 2012	
SPRAWDZIŁ	mgr inż. Katarzyna Gumula	SLK/0392/PWOS/04	grudzień 2012	
LIDER	mgr inż. Iwona Wadowska	SLK/2801/POOS/09	grudzień 2012	
PARTNER				
SYNKRET S.A. ul. Sybiru Ryńskiego 22k 41-909 Bytom tel.: 32 388 61 40 fax.: 32 388 61 31				
FIRMA INŻYNIERSKA ALL-PRO Sp. z o.o. ul. Komorowska 72 43-300 Bielsko - Biala tel/fax.: 33 812 27 47				
ZAKŁAD GOSPODARSTWA WODNO-KANALIZACYJNEJ W TOMASZÓWIE MAZOWIECKIM SPÓŁKA Z O.O. ul. Kępy 19, 97-200 Tomaszów Mazowiecki				
INWESTYCJA Projektowanie i budowa kanalizacji sanitarnej dla zadania 7 <sup>o</sup> objętego Projektem pt. „Modernizacja oczyszczalni ścieków i skanalizowanie części aglomeracji Tomaszowa Mazowieckiego” współfinansowanego ze środków Unii Europejskiej - Program Operacyjny Infrastruktura i Środowisko 2007-2013 pod numerem CC12007PL161P002.				
OBIEKT Rozbudowa przepompowni ścieków przy ul. Białobrzęskiej				
STADIUM ETAP II - PROJEKT BUDOWLANY				
NAZWA PROJEKT ZAGOSPODAROWANIA TERENU				
NR RYSUNKU SKALA RYSUNKU				2.1 1:500