

Starosta Tomaszowski  
Wydział Geodezji i Gospodarki Nieruchomościami  
Powiatowy Ośrodek Dokumentacji  
Geodezyjnej i Kartograficznej

Robert Hlawa  
Geodeta w Wydziale Geodezji  
i Gospodarki Nieruchomościami

ie wyklucza się istnienia w terenie  
innych nie wykazanych na niniejszej  
mapie urządzeń podziemnych, które  
nie były zgłoszone do inwentaryzacji

"Wzrosty geodezyjne podlegają odświeżeniu  
co najmniej raz na 10 lat, a w szczególności  
w przypadku zmiany stanu faktycznego  
terenu, który jest przedmiotem pomiaru  
geodezyjnego. Rozporządzenie Ministra  
Spraw Wewnętrznych i Administracji z dnia  
14.06.2008r. Dziennik Urzędowy Nr 46, poz. 464

STAROSTWO POWIATOWE  
Wydział Architektury i Budownictwa  
97-200 Tomaszów Maz.  
ul. Św. Antoniego 41

Dołącznik do decyzji  
z dnia 25.06.2012  
znak WAB.6740  
o zatwierdzeniu projektu budowlanego  
i pozwoleniu na budowę

PODINSPEKTOR  
Martyna Kozłowska

Wykonał:  
Przedsiębiorstwo Wielobranżowe  
Usługi Geodezyjne  
"GEOPOL" Daniel Karp  
97-200 Tomaszów Maz. ul. Św. Antoniego 18  
tel. 6 609 765 554  
NIP 773-219-50-76 REGON 100162544

UWAGA: GRANICE WYKREŚLONO WEDŁUG EWIDENCJI GRUNTÓW

NIE SPRAWDZANO SŁUŻEBNOŚCI GRUNTOWEJ

woj. łódzkie  
pow. tomaszowski  
gm. 101601\_1 Tomaszów Maz  
obr. 101601\_10014  
obr. 101601\_10021  
dz. według zakresu  
ul. Andrzejka, Aliny

MAPA  
SYTUACYJNO- WYSOKOŚCIOWA  
SKALA 1:500

Z geodezyjną inwentaryzacją  
urządzeń podziemnych

MAPA SŁUŻY DO CELÓW PROJEKTOWYCH  
KERG 1435-308/2012  
Stan aktualny na dzień: 23.10.2012  
Arkusze mapy: 123, 34, 1084, 093, 132, 141  
Układ współrzędnych: 1965  
Poziom odniesienia: Kronsztadt 60

OZNACZENIA:

- zakres aktualizacji geodezyjnej TOMASZÓW MAZ
- zakres opracowania
- otwór geologiczny
- nr działki inwestycyjnej

Projektowane uzbrojenie:


- przyłącze wodociągowe
- budynek kontenerowy pompowni ścieków
- kontener garażowy dla agregatu prądotwórczego
- zieleni izolacyjna - drzewa zimozielone

Istniejące obiekty

- słup wraz z oprawą oświetleniową
- złącze pomiarowe

Istniejące uzbrojenie:

- wodociąg
- kabel energetyczny
- kabel telekomunikacyjny
- kanalizacja sanitarna
- kanalizacja deszczowa

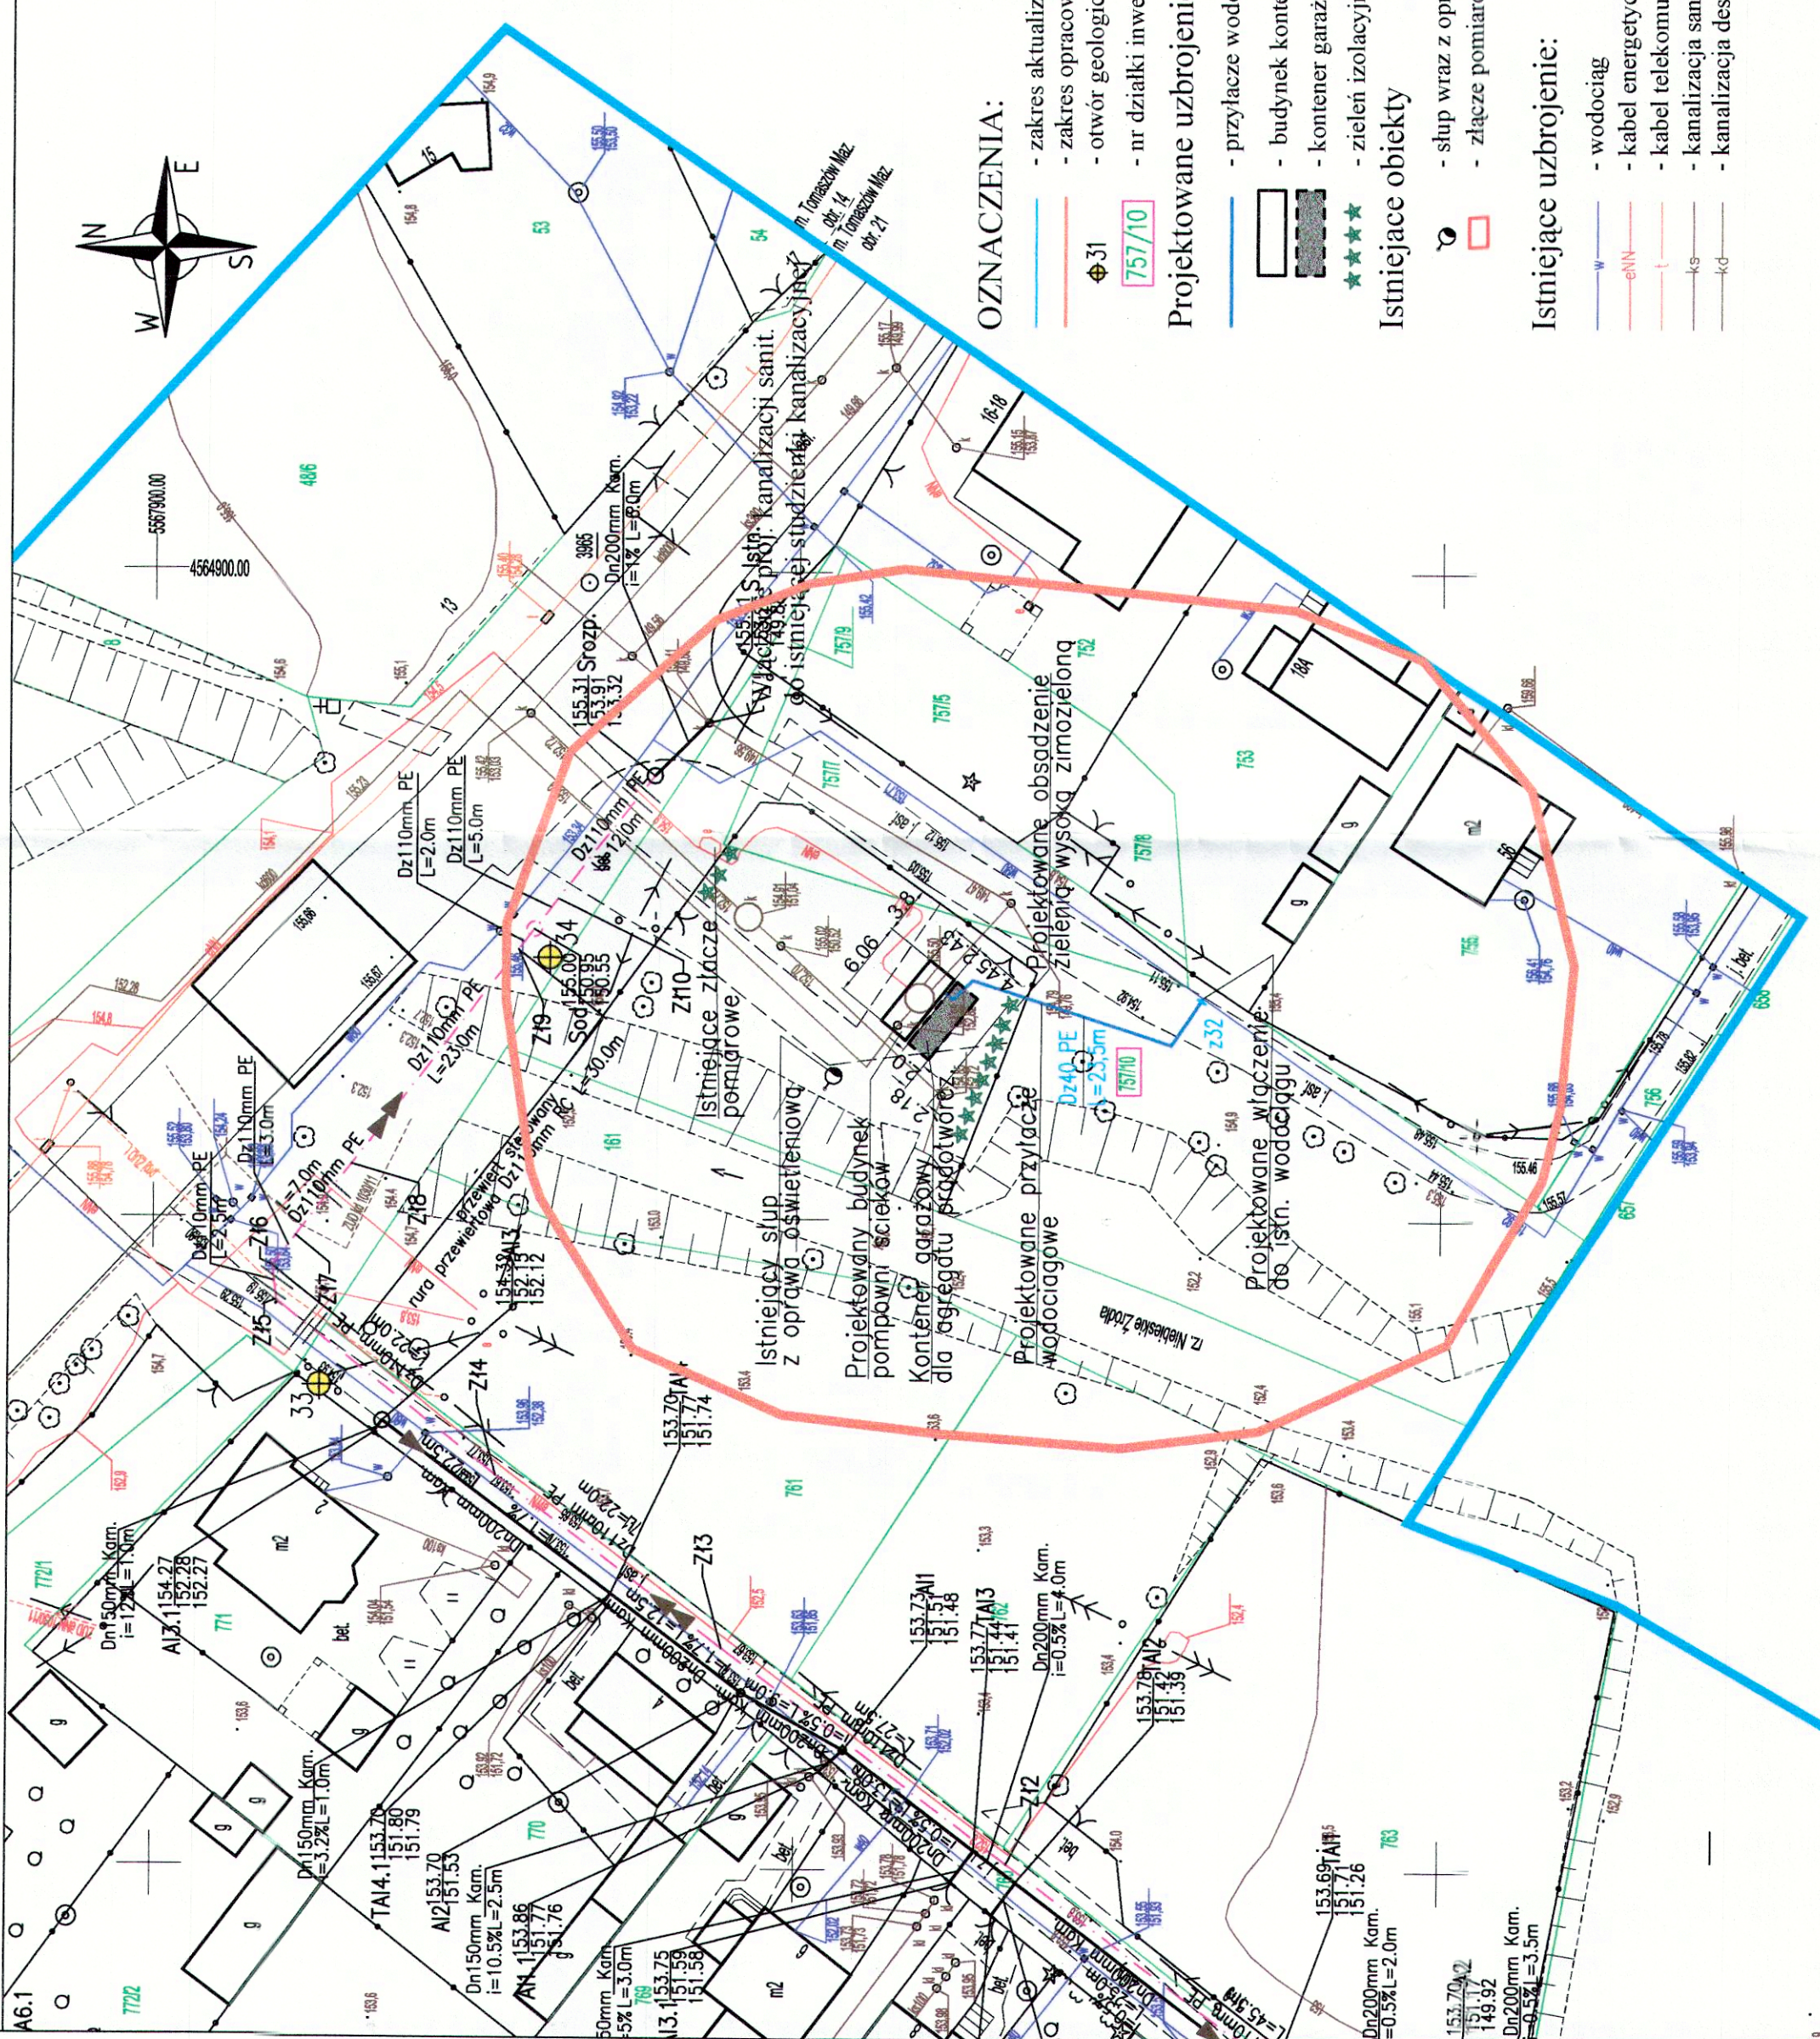

ZESTÓŁ PROJEKTOWY	IMIE I NAZWISKO	NR UPRAWNIEN	DATA	PODPIS
PROJEKTANT WIODĄCY	mgr inż. Katarzyna Gumola	SLK 0392/PWOS/04	marzec 2013	
PROJEKTOWAŁ	mgr inż. Kazimierz Gajda	SLK 3076/PWOS/10	marzec 2013	
OPRACOWAŁ	mgr inż. Katarzyna Gumola	SLK 0392/PWOS/04	marzec 2013	
SPRAWDZIŁ	mgr inż. Iwona Wadowska	SLK 2801/PWOS/09	marzec 2013	
TŁUMACZ				
	SYNKRET S.A. ul. Szarych Bystre 22k 41 - 909 Bytom tel.: 32 388 61 40 fax.: 32 388 61 31	PARTNER		
	SYNKRET S.A. ul. Szarych Bystre 22k 41 - 909 Bytom tel.: 32 388 61 40 fax.: 32 388 61 31			
ZAMAWIAJĄCY	ZAKŁAD GOSPODARKI WODNO-KANALIZACYJNEJ W TOMASZÓWIE MAZOWIECKIM SPÓŁKA Z O.O. ul. Kępy 19, 97-200 Tomaszów Mazowiecki			
INWESTYCJA	Projektowanie i budowa kanalizacji sanitarnej dla zadania 7" objętego Projektem pt. „Modernizacja oczyszczalni ścieków i skanalizowanie części aglomeracji Tomaszowa Mazowieckiego” współfinansowanego ze środków Unii Europejskiej - Program Operacyjny Infrastruktura i Środowisko 2007-2013 pod numerem CC2007PL161PO002.			
OBIEKT	Rozbudowa przepompowni ścieków przy ul. Białobrzelskiej			
STADIUM	ETAP II - PROJEKT BUDOWLANY			
NAZWA RYSUNKU	PROJEKT ZAGOSPODAROWANIA TERENU			
NR RYSUNKU	2			
SKALA RYSUNKU	1:500			