


OZNACZENIA:

- projektowana kanalizacja sanitarna
- - - projektowany rurociąg tłoczny
- P1, P2, P3, P4 projektowane tłocznie

projektowana kanalizacja w ul. Radomskiej i ul. Opoczyńskiej - wg odrębnego opracowania firmy WYG

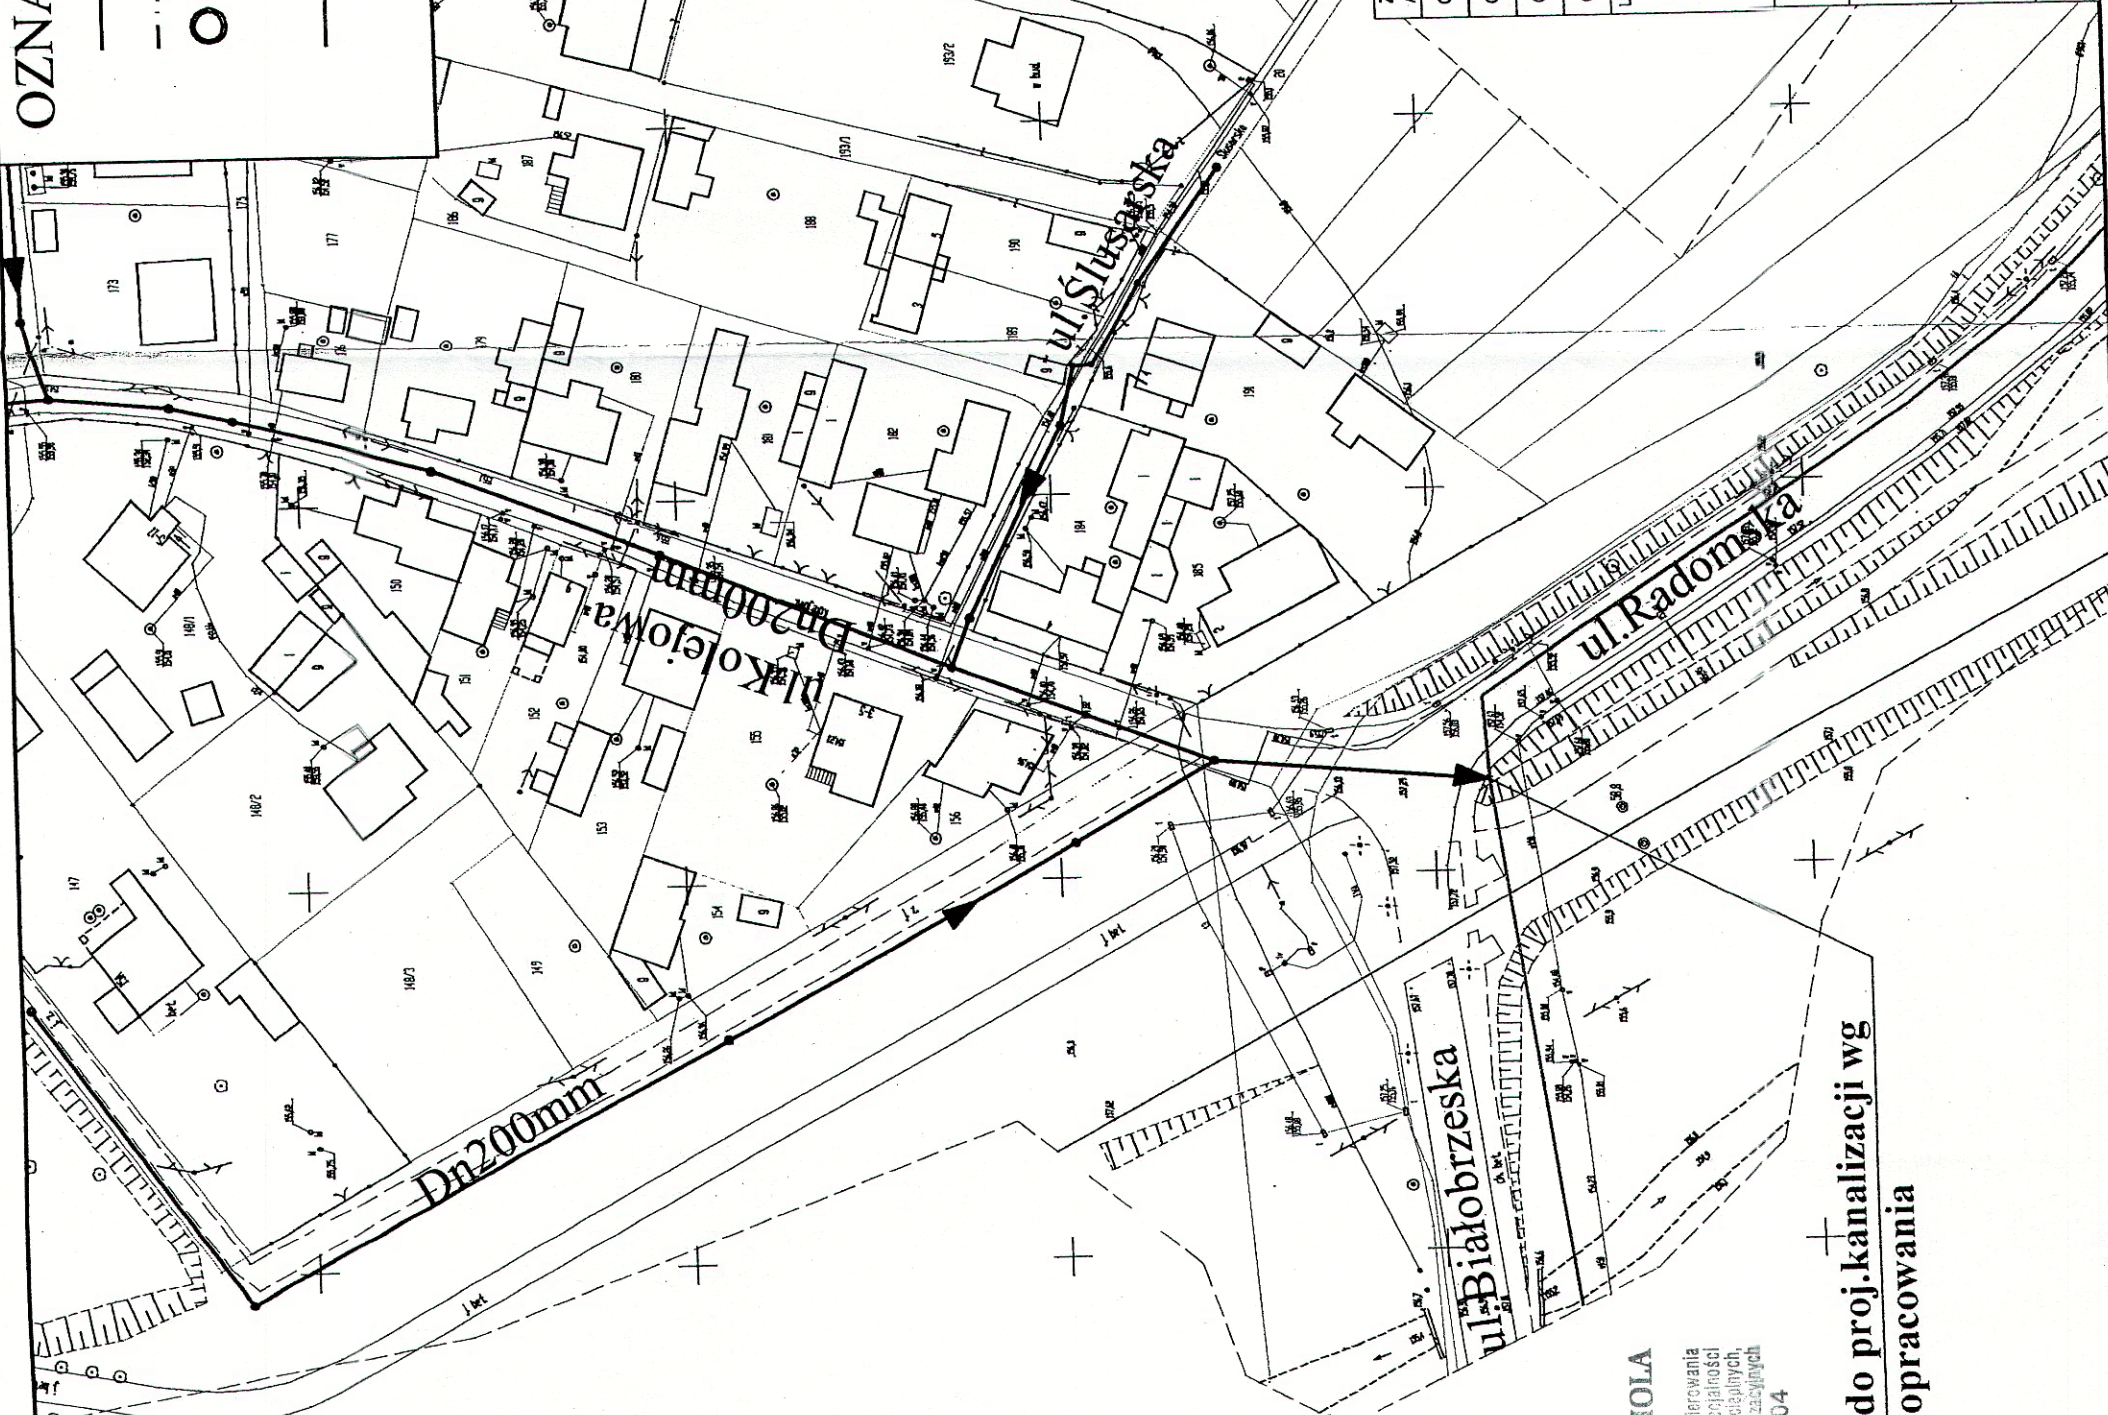

WOJEWÓDZKI W ŁODZI
WYDZIAŁ INFRASTRUKTURY
GOSPODARSTWA
ARCHITEKTONICZNO-BUDOWLANEJ
90-220 Łódź, ul. Piotrowska 104
tel. 42 622 18 40

Uzgodniono w zakresie robót związanych z lokalizacją...
...w miejscowości...
...na podstawie Decyzji Zarządu Województwa Łódzkiego nr... z dnia...

Wydział Dróg
REFERENT
mgr Dariusz Jasiacek

Za zgodność z oryginałem

mgr inż. KATARZYNA CUMOLA
...nr ewid. 510534/r.WOS/04

Włączenia do proj. kanalizacji wg odrębnego opracowania

ZESPÓŁ AUTORSKI	IMIĘ I NAZWISKO	NR UPRAWNIENI	DATA	PODPIS
OPRACOWAŁ	mgr inż. Kazimierz Gajda	SLK/3076/PWOS/10	maj 2012	
OPRACOWAŁ	mgr inż. Monika Bogunia	SLK/3074/PWOS/10	maj 2012	
OPRACOWAŁ	Bożena Tomczuk	---	maj 2012	
OPRACOWAŁ	mgr inż. Magdalena Chwałek	---	maj 2012	

LIDER SYNKRET S.A. ul. Szyby Rycerskie 22k 41-909 Bytom tel : 32 388 61 40 fax : 32 388 61 31	PARTNER FIRMA INŻYNIERSKA ALL-PRO Spółka z o.o. ul. Komorowska 72 43-300 Bielsko-Biala tel/fax : 33 812 27 47
ZAMAWIAJĄCY ZAKŁAD GOSPODARSTWA WODNO-KANALIZACYJNEJ W TOMASZOWIE MAZOWIECKIM SPÓŁKA Z O.O. ul. Kępy 19, 97-200 Tomaszów Mazowiecki	
INWESTYCJA Projektowanie i budowa kanalizacji sanitarnej dla zadania 7 - objętych projektem pt. "Modernizacja oczyszczalni ścieków i skanalizowanie części aglomeracji Tomaszowa Mazowieckiego".	
STADIUM PROJEKT BUDOWLANO-WYKONAWCZY	SKALA 1:1000
NAZWA RYSUNKU PROJEKT ZAGOSPODAROWANIA TERENU	NR RYSUNKU 2.2