


OZNACZENIA:

- projektowana kanalizacja sanitarna
- - - projektowany rurociąg tłoczny
- P1, P2, P3, P4 projektowane tłocznie
- projektowana kanalizacja w ul. Radomskiej i ul. Opoczyńskiej - wg odrębnego opracowania firmy WYG

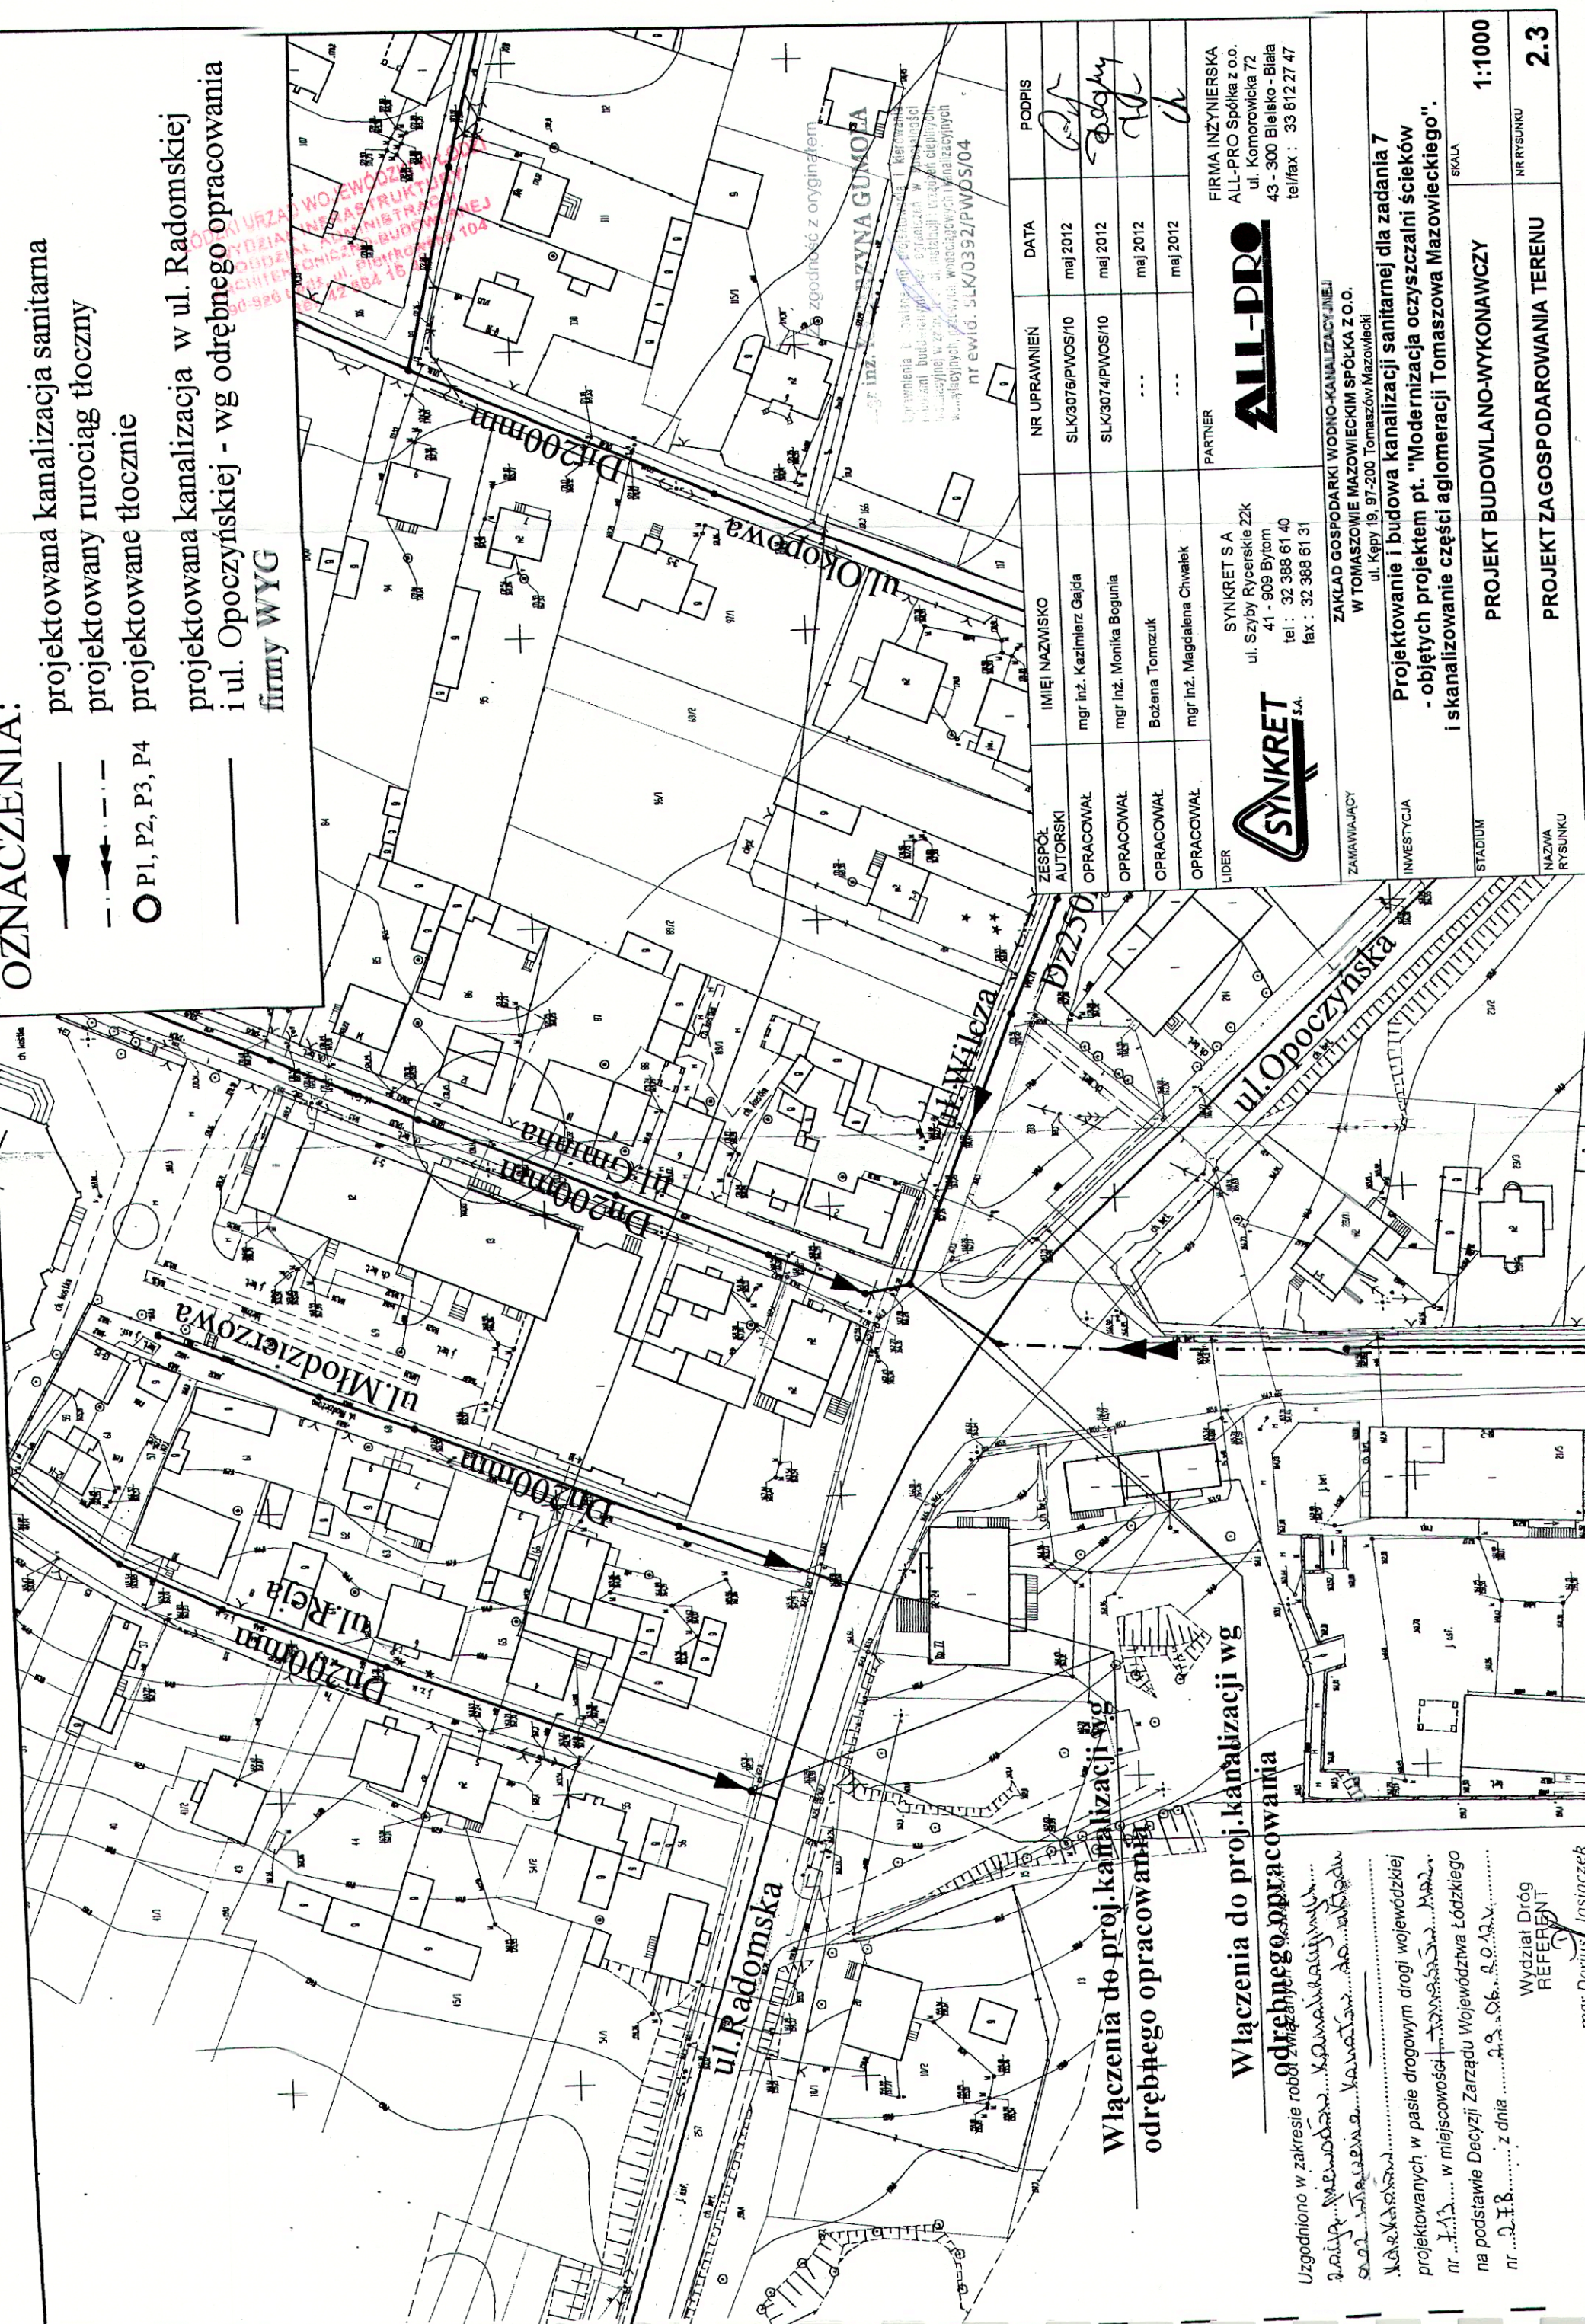

Włączenia do proj. kanalizacji wg odrębnego opracowania

Włączenia do proj. kanalizacji wg odrębnego opracowania

Uzgodniono w zakresie robót związanych z...
 Wydział Dróg
 REFERENT
 mgr Dariusz Jasiulec

SYNKRET S.A. ul. Szyby Rycerskie 22k 41-809 Bytom tel.: 32 388 61 40 fax: 32 388 61 31		ALL-PRO FIRMA INŻYNIERSKA ALL-PRO Spółka z o.o. ul. Komorowicka 72 43-300 Białsko - Biała tel/fax: 33 812 27 47	
LIDER	SYNKRET S.A.	PARTNER	ALL-PRO
ZAMAWIAJĄCY	ZAKŁAD GOSPODARKI WODNO-KANALIZACYJNEJ W TOMASZOWIE MAZOWIECKIM SPÓŁKA Z O.O. ul. Kępy 19, 97-200 Tomaszów Mazowiecki		
INWESTYCJA	Projektowanie i budowa kanalizacji sanitarnej dla zadania 7 - objętych projektem pt. "Modernizacja oczyszczalni ścieków i skanalizowanie części aglomeracji Tomaszowa Mazowieckiego".		
STADIUM	PROJEKT BUDOWLANO-WYKONAWCZY		SKALA 1:1000
NAZWA RYSUNKU	PROJEKT ZAGOSPODAROWANIA TERENU		NR RYSUNKU 2.3

ZESPÓŁ AUTORSKI	IMIĘ NAZWISKO	NR UPRAWNIEN	DATA	PODPIS
OPRACOWAŁ	mgr inż. Kazimierz Gajda	SLK/3076/PWOS/10	maj 2012	
OPRACOWAŁ	mgr inż. Monika Bogunia	SLK/3074/PWOS/10	maj 2012	
OPRACOWAŁ	Bożena Tomczuk	---	maj 2012	
OPRACOWAŁ	mgr inż. Magdalena Chwałek	---	maj 2012	

Opisany projekt jest zgodny z oryginałem
 nr ewid. SLK/0392/PWOS/04